



COMUNE di MISTERBIANCO
Provincia di CATANIA

LAVORI di ADEGUAMENTO ANTINCENDIO del
PLESSO SCOLASTICO COMUNALE denominato:
"I.C. PADRE PIO da PIETRALCINA" Plesso di Via LENIN
- Corpo D - (SCUOLA MATERNA)

DENOMINAZIONE: **Pianta Piano TERRA**
con ADEGUAMENTO ANTINCENDIO

TAVOLA: **1A-IA**

SCALA: 1:200 - 1:2000


DATA: _____

PARERI:

PROGETTISTA:
Ing. Vincenzo ORLANDO (U.T.C.)

Coordinatore in materia di sicurezza per la progettazione e la esecuzione dell'opera:
Geom. Sebastiano SAGLIMBENE (U.T.C.)

R.U.P.:
Geom. Francesco RIZZO (U.T.C.)

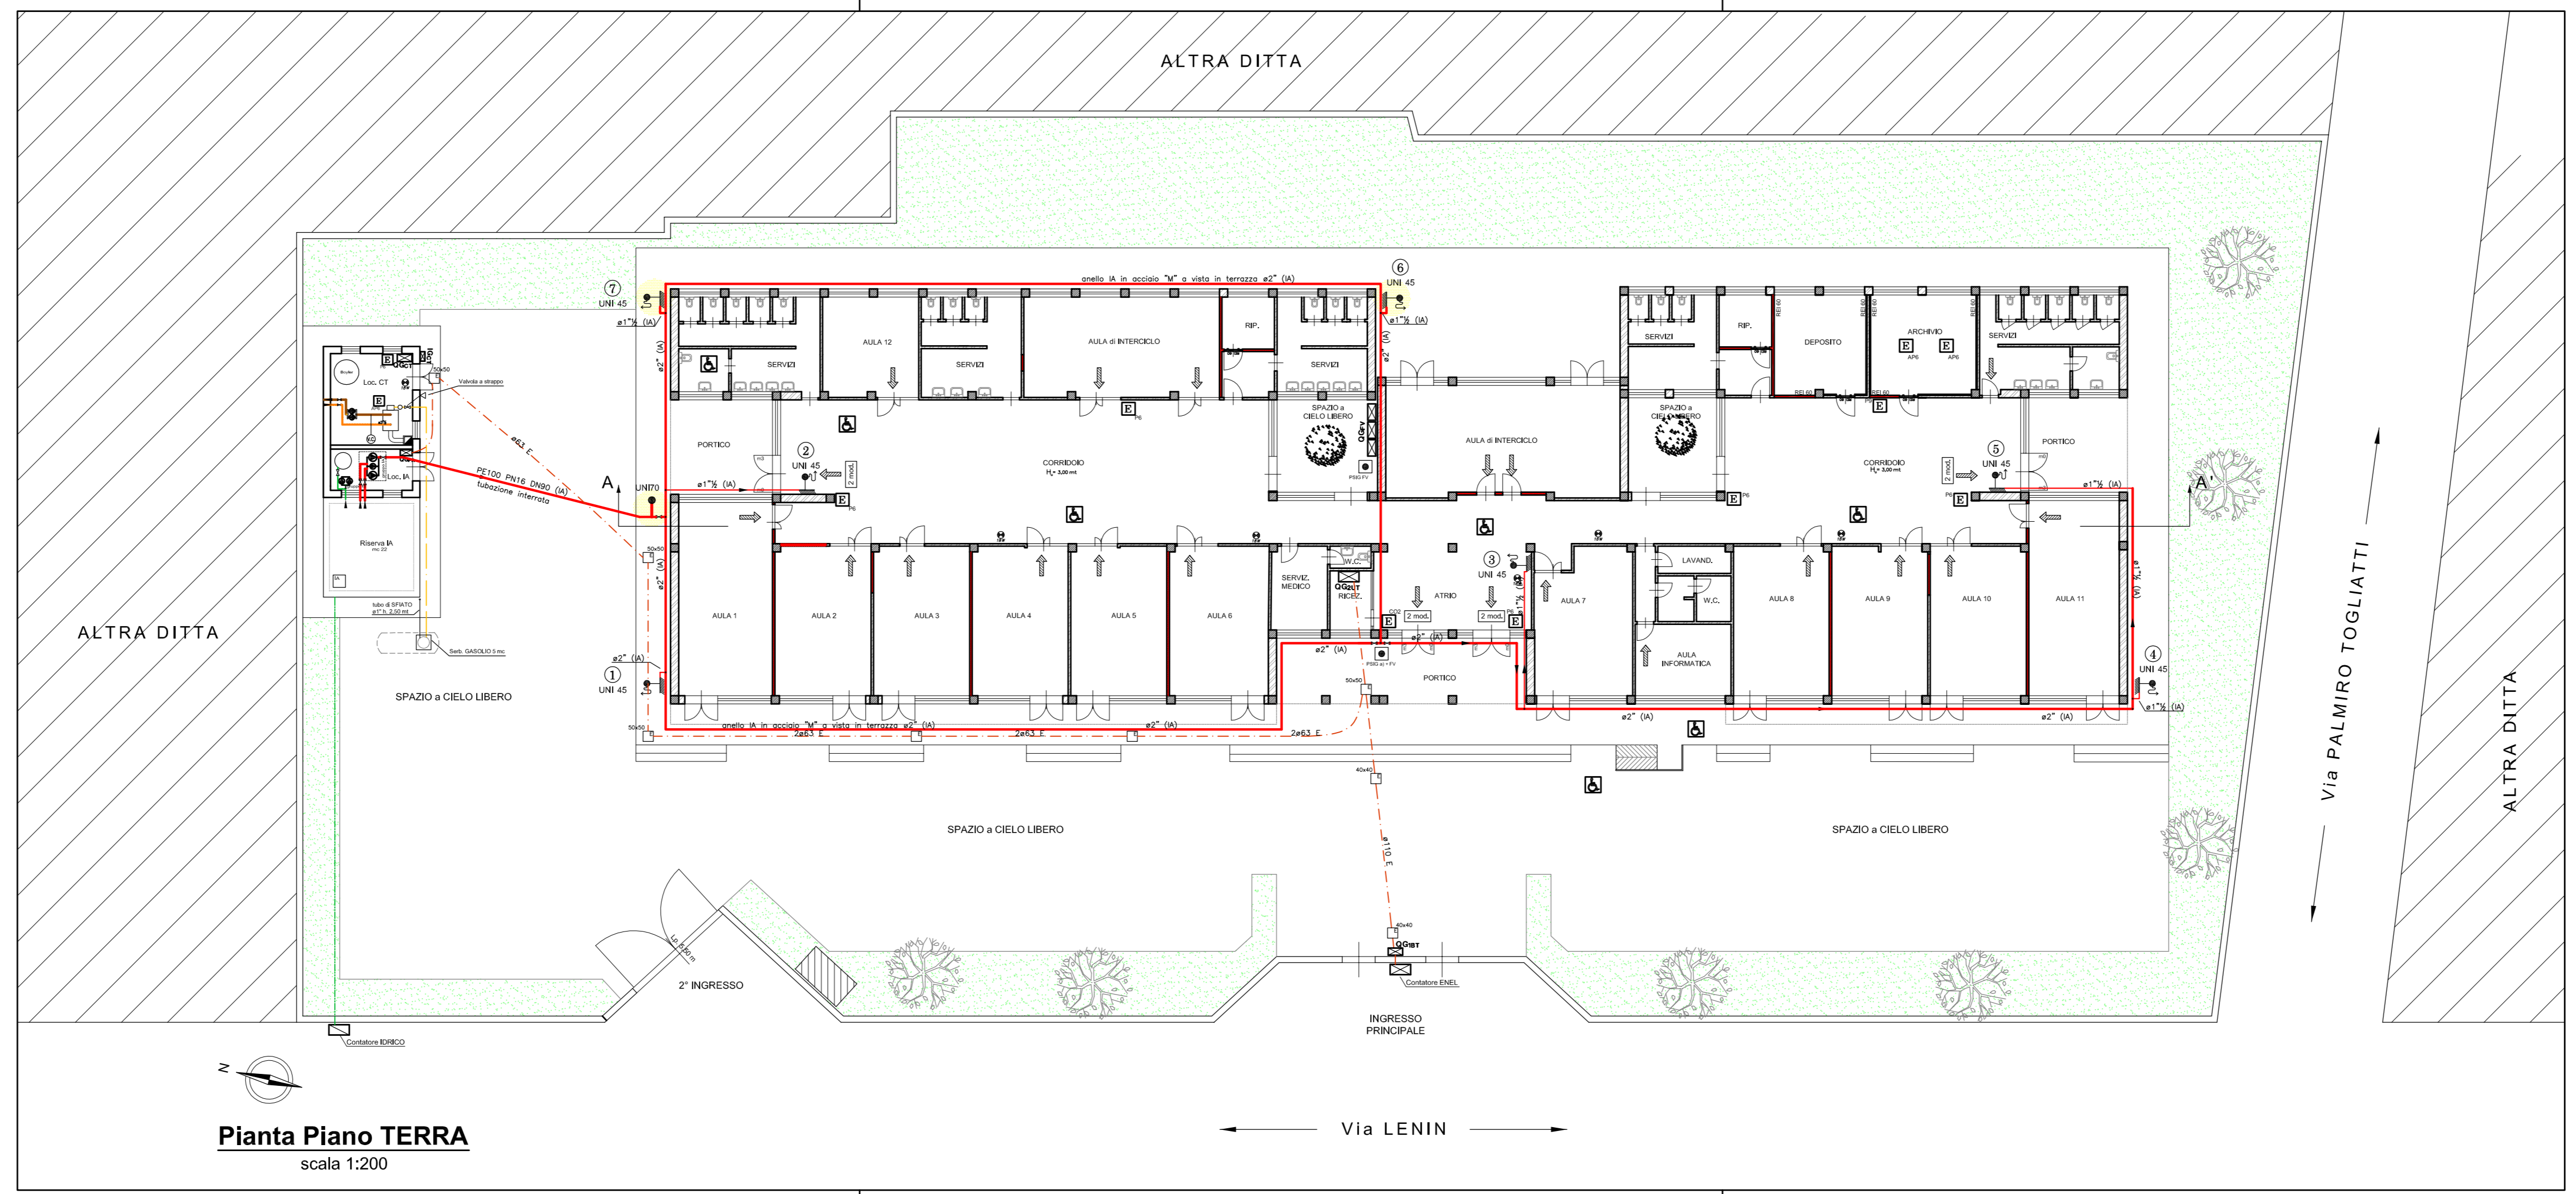

Pianta Piano TERRA
scala 1:200

LEGENDA

	ESTINTORE a <u>POLVERE</u> da 6 Kg omologato dal Min.Int. (34A-233 BC)
	ESTINTORE ad <u>ANIDRIDE CARBONICA</u> da 5 Kg di tipo 113 B
	ESTINTORE a <u>POLVERE</u> da 6 Kg di tipo <u>AUTOMATICO</u>
	QUADRO ELETTRICO <u>GENERALE</u>
	QUADRO ELETTRICO di <u>ZONA</u>
	INDICAZIONE delle VIE di ESODO: <u>VERSO L'ALTO</u>
	INDICAZIONE delle VIE di ESODO: <u>ORIZZONTALE</u>
	INDICAZIONE delle VIE di ESODO: <u>VERSO IL BASSO</u>
	INDICAT. LUMINOSO delle VIE di USCITA (<u>USCITA di SICUREZZA</u>) (11÷18W)220V
	LAMPADA di EMERGENZA (autonoma ad alimentazione da rete 220V)(11÷18 W)
	MANIGLIONE ANTIPANICO a "3" PUNTI di CHIUSURA
	MANIGLIONE ANTIPANICO ad "1" PUNTO di CHIUSURA
	PORTA RESISTENTE AL FUOCO <u>REI</u> (Lp=Larghezza di Passaggio UTILE)
	PULSANTE SOTTOVETRO di SGANCIO INTERRUTTORE ELETTRICO GENERALE (...)
	GRUPPO ELETTROPOMPA (IA) Idrico ANTINCENDIO
	IDRANTE a MURO con CASSETTA e TUBAZIONE FLESSIBILE e LANCIA regolabile UNI 45 mm e/o 70 mm, UGELLO 11÷12 mm
	ATTACCO per AUTOMEZZI VV.F. tipo UNI 70 mm FEMMINA per l'ADDUZIONE dal VV.F.
	ATTACCO per AUTOMEZZI VV.F. tipo UNI 100 mm FEMMINA per il PRELIEVO dei VV.F.
	rete idrica antincendio <u>ESTERNA</u>
	rete idrica antincendio (<u>SOTTOTRACCIA</u>); (gt) giunto di transizione PE-acciaio
	PULSANTE SEGNALAZIONE ALLARME INCENDIO
	Catenaccioli elettromagnetici
	INDICATORE LUMINOSO ALLARME INCENDIO
	INDICATORE ACUSTICO ALLARME INCENDIO
	RIVELATORE di FUMO/CENTRALE di RIVELAZIONE FUMI